


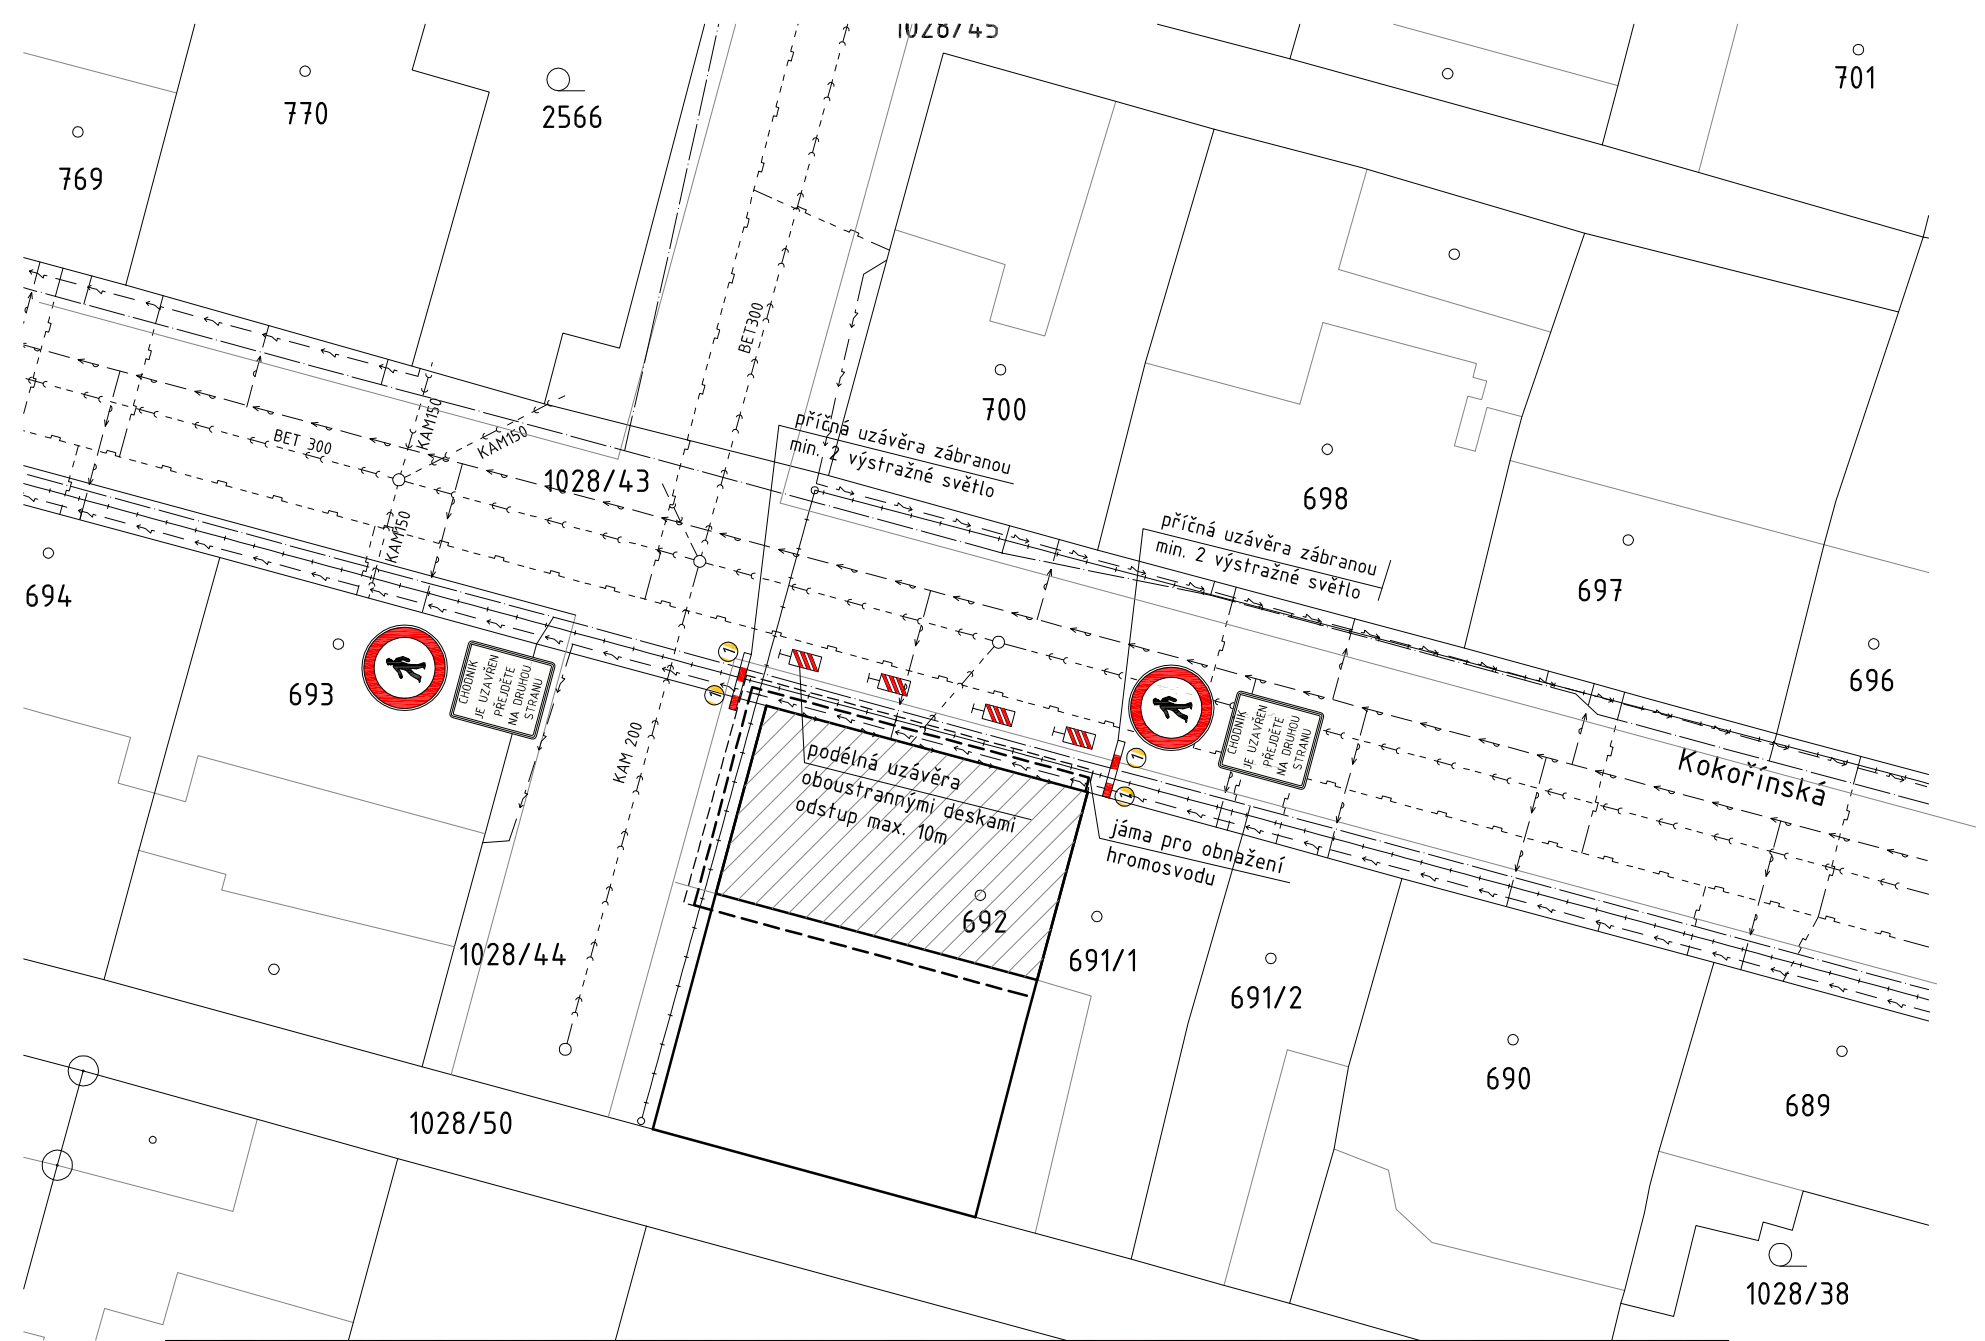

Legenda inženýrských sítí


- STÁVAJÍ TLAKOVÁ KANALIZACE PE 75
- STÁVAJÍCÍ VEDENÍ VODOVODU PVC 90
- PODZEMNÍ VEDENÍ NN DO 1kV
- STÁVAJÍCÍ VEDENÍ PLYNU
- METALICKÝ KABEL - CETIN
- VEŘEJNÉ OSVĚTLENÍ
- I001 NOVÁ DEŠŤOVÁ KANALIZACE, dl. 8,3m
- hromosvod, zemnicí páska bude uložena cca 0,3m od základu domu do hloubky 1,5m

Poznámka:

Práce budou probíhat v jedné etapě, během uzavírky bude obchází trasa chodníkem po druhé straně chodníku v ulici Kokořínská.
Termín zahájení prací 03.12.2025, ukončení 04.12.2025.
Dopravní omezení max.2 dny.

POZNÁMKY

- trasy sítí technické infrastruktury jsou zakresleny orientačně a před započítím zemních prací je nutné vytyčení přesné polohy jejich správcí
- při souběhu či křížení sítí musí být dodrženy vzdálenosti a podmínky uvedené v ČSN 73 6005 prostorové uspořádání sítí technického vybavení
- při stavebních pracích musí být respektovány veškerá ochranná a bezpečnostní pásma technické infrastruktury

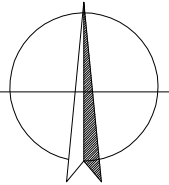

Investor: Hart Milan, č. p. 151, 58291 Nová Ves u Světlé			
Vypracoval: Jana Landsmanová, Slovenská 4294, 580 01 Havlíčkův Brod			
Akce: NÁSTAVBA A STAVEBNÍ ÚPRAVY RODINNÉHO DOMU Č.P.2157 na parcele č. st.692, k.ú. Havlíčkův Brod			
Obsah: SITUACE UZAVÍRKY CHODNKU			
Datum: 11/2025	Stupeň: DSP	Měřítko: 1:250	Č. vykr.: C.02