


**PLYNOVODY A JEJICH ZAŘÍZENÍ:**

- PROJEKTOVANÝ VTL PLYNOVD DN 300
- 208.347 STANICE DLE INSPEKCE
- STÁVAJÍCÍ VTL PLYNOVODY
- STÁVAJÍCÍ STL PLYNOVODY
- PRACOVNÍ PRUH

POZOR!  
ZÁKRES OSTATNÍCH STÁVAJÍCÍCH PODZEMNÍCH ZAŘÍZENÍ NENÍ SOUČÁSTÍ TĚTO SITUACE.  
VŠEČERA STÁVAJÍCÍ PODZEMNÍ ZAŘÍZENÍ MUSÍ BÝT PŘED ZAHÁJENÍM VÝKOPOVÝCH  
A VRTNÝCH PRACÍ VYTYČENA.

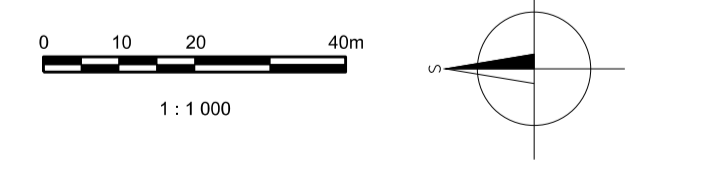

|  |                     |                |                                      |                           |                           |
|--|---------------------|----------------|--------------------------------------|---------------------------|---------------------------|
|  | Změna / Název změny | Datum          | Odpovědný za zpr. / Podpis           | Kontroloval / Podpis      | Schválil / Podpis         |
|  | Funkce              | Jméno          | Podpis                               | Podpis                    | Podpis                    |
| Odpovědný za zpr. / Podpis   | Projektant          | KOČIS M.       | <i>[Signature]</i>                   | GasNet Služby, s.r.o.     | Ověřitel                  |
| Kontroloval  | Obj. projektant     | MAJČKA P.      | <i>[Signature]</i>                   | Plynárenská 498/1         | GasNet, s.r.o.            |
| Schválil   | Vedoucí oddělení    | ING. PRAŽÁK J. | <i>[Signature]</i>                   | 602 00 Brno - Zábřehovice | Městská 940/96            |
| Stavba   |                     |                | REKO VTL BRATČICE - RADOŠTÍN, NÁPR.3 |                           | Odstěhování 210           |
| Stavební objekt (SO) / Provozní soubor (PS)  |                     |                | Kraj VYSOČINA                        |                           | Datum 11/2025             |
|  |                     |                | Stupeň DPS                           |                           | Počet A4 8                |
| Měřítko 1:1000   |                     |                | Svazková č.                          |                           | Pořadové č. výkresu       |
| Název svazku   |                     |                | DOPRAVNĚ INŽENÝRSKÉ OPATŘENÍ         |                           | PM zakázka 400000019872   |
| Název výkresu  |                     |                | PODROBNÁ SITUACE DIO č.3             |                           | Archivní číslo DS 074 214 |
| <small>Tento dokument je považován za součást příslušných ustanovení občanského zákoníku za obchodní tajemství společnosti GasNet Služby, s.r.o.</small> |                     |                |                                      |                           |                           |