


k.ú. Havlíčkův Brod

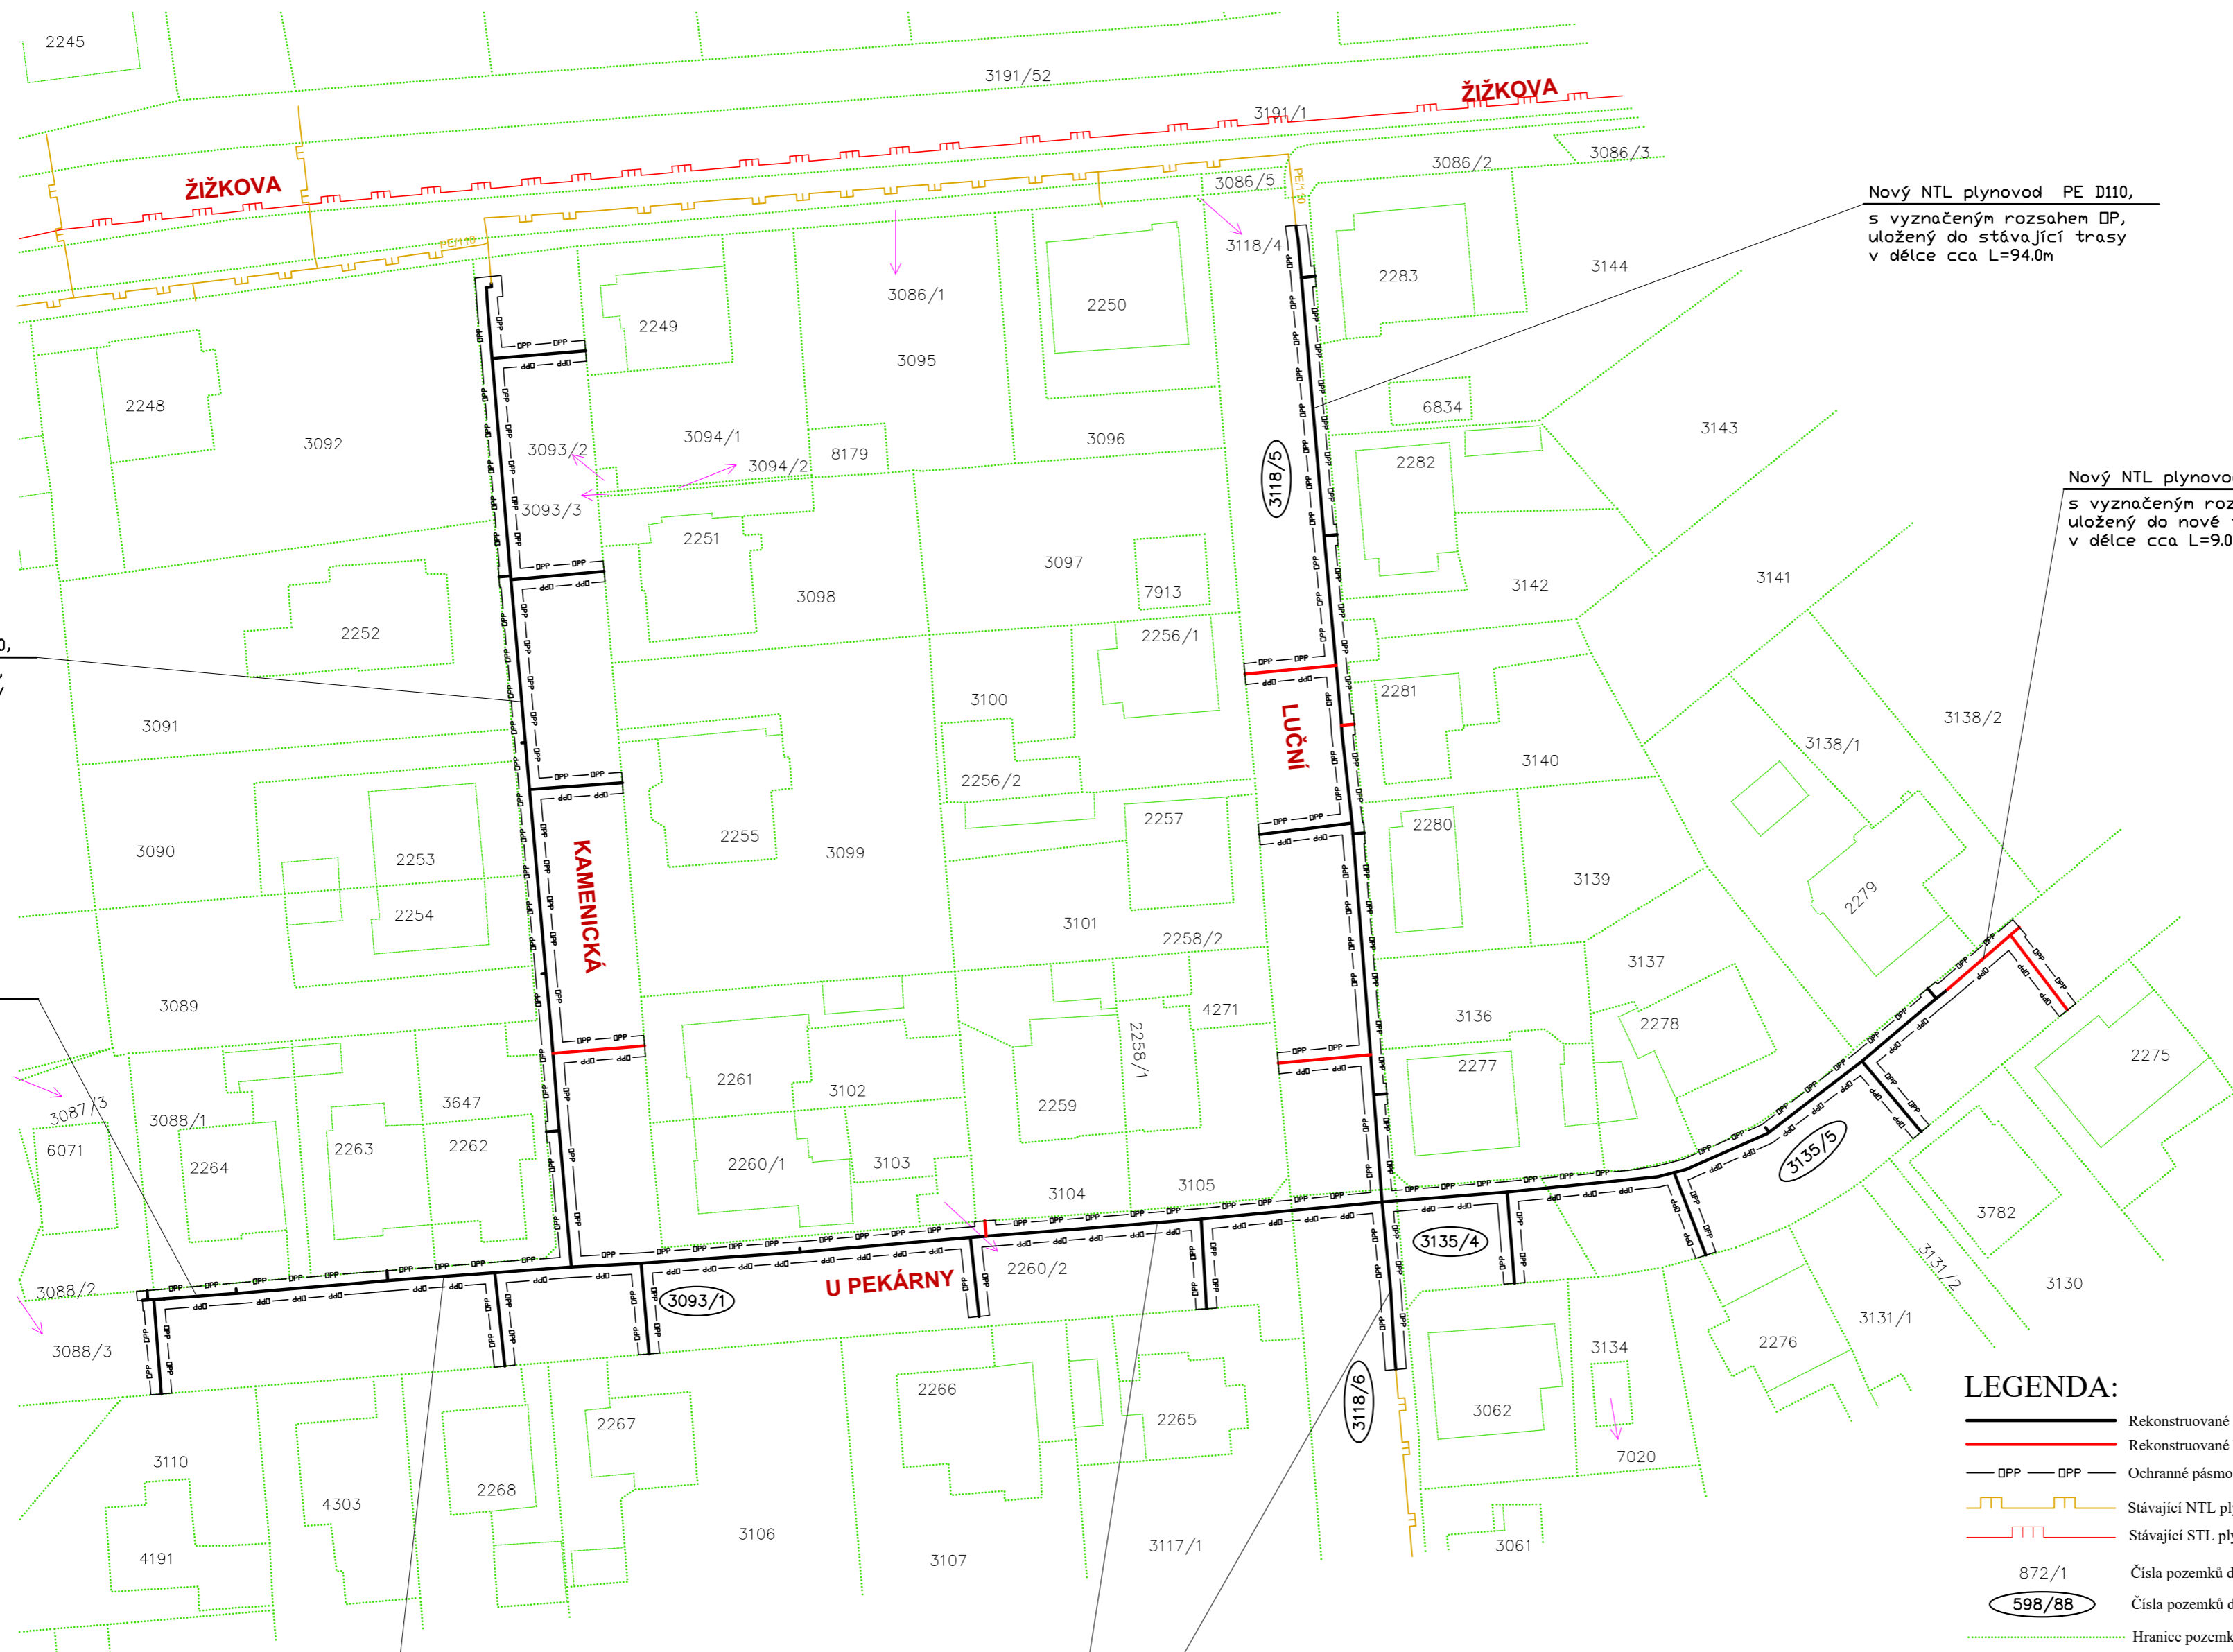

Nový NTL plynovod PE D110,  
s vyznačeným rozsahem DP,  
uložený do stávající trasy  
v délce cca L=95.0m

Nový NTL plynovod PE D63  
s vyznačeným rozsahem DP,  
uložený do stávající trasy  
v délce cca L=8.0m

Nový NTL plynovod PE D110,  
s vyznačeným rozsahem DP,  
uložený do stávající trasy  
v délce cca L=94.0m

Nový NTL plynovod PE D110,  
s vyznačeným rozsahem DP,  
uložený do nové trasy  
v délce cca L=9.0m


Nový NTL plynovod PE D90  
s vyznačeným rozsahem DP,  
uložený do stávající trasy  
v délce cca L=33.0m

Nový NTL plynovod PE D110,  
s vyznačeným rozsahem DP,  
uložený do stávající trasy  
v délce cca L=137.0m

Nový NTL plynovod PE D110,  
s vyznačeným rozsahem DP,  
uložený do stávající trasy  
v délce cca L=16.0m

**LEGENDA:**

- Rekonstruované NTL plynovodní rozvody uložené v trase vyrušeného a demontovaného potrubí
- Rekonstruované NTL plynovodní rozvody uložené v nové trase
- Ochranné pásmo NTL plynovodních rozvodů, které činí 1 m na obě strany
- Stávající NTL plynovodní potrubí
- Stávající STL plynovodní potrubí
- 872/1 Číslo pozemků dle KN
- 598/88 Číslo pozemků dle KN dotčených stavbou
- Hranice pozemků dle KN

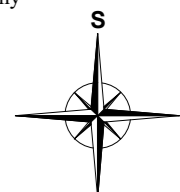

Stupeň: DPS	Měřítko: 1:500	Navrhl(a): R. Penl	Poznámka:	Svazek: C
Číslo zakázky: 1278	Kreslil(a): M. Krtilčka	Schválil(a): K. Myška	Datum: 04/2023	
S.r.o. Bělehradská 542 530 09 Pardubice tel/fax: 466 263 685 e-mail: info@replyn.cz		Akce: Reko MS Havlíčkův Brod - Luční + 2		Patří k:
		<b>KATASTRÁLNÍ SITUACE</b>		Číslo výkresu: RP-2-0989