



Legenda


 ŘEŠENÉ ÚZEMÍ

 ŘEŠENÝ OBJEKT

±0,000 = 463,000 m.n.m. Balt p. v.

NÁVRH: atelier 2 s.r.o. Kunětická 2534/2 PRAHA 2 – Vinohrady 12 000				atelier 2	
PROJEKTANT: Jana Landsmanová ZODPOVĚDNÝ PROJEKTANT: Ing. Josef Žáček HLAVNÍ PROJEKTANT: Ing. Josef Žáček					
INVESTOR: Kráňhanzlová Vladimíra Mgr., Bratříků 3852, 58001 Havlíčkův Brod					
NÁZEV AKCE:					
ZAHRADNÍ DŮM S GARÁŽÍ					
parc.č. st. 7435, 1661/121, k.ú. Havlíčkův Brod					

AUTORIZAČNÍ RAŽÍTKO:		DATUM: 01/2024		ČÍSLO ZAKÁZKY:	
OBSAH:		SITUACE KATASTRÁLNÍ		MĚŘÍTKO: 1:500	
				STUPĚŇ DOK.: DOS+DÚS	
				ČÍSLO VÝKRESU: C.02	

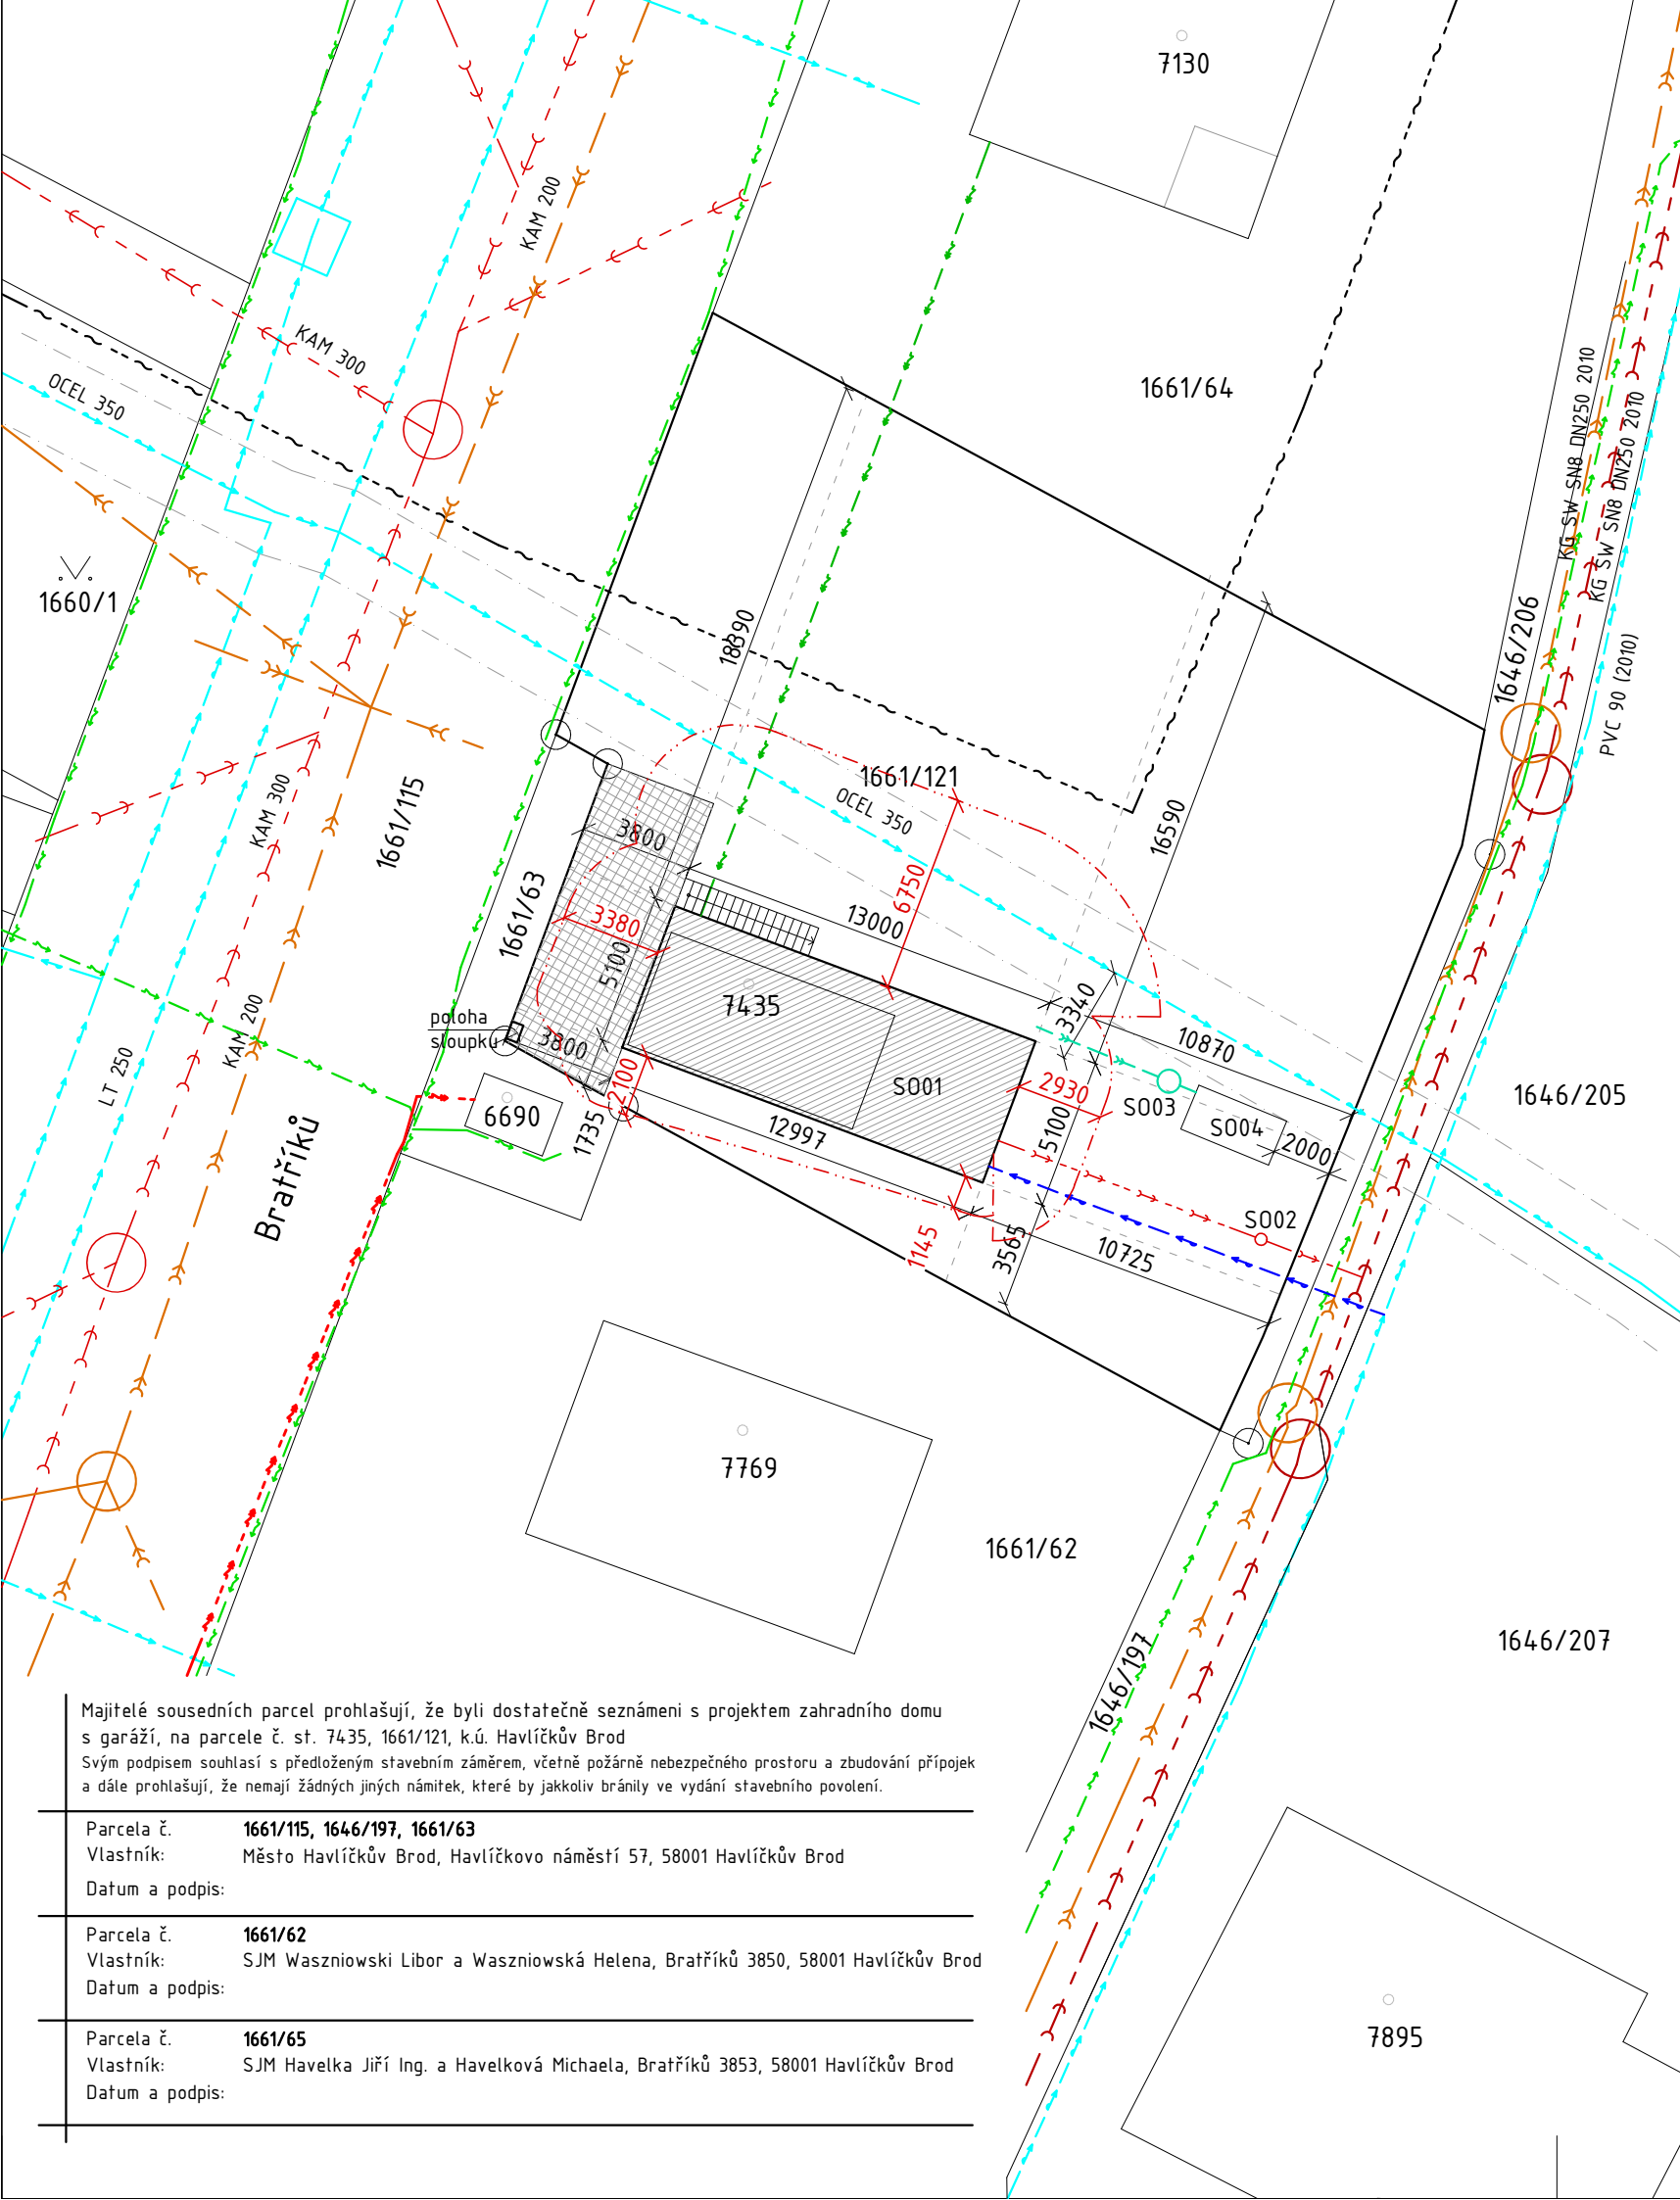


Plocha parcely č. 1661/121	696m2
Plocha parcely č. st. 7435	33m2
Plocha celkem	729m2
Zahradní dům s garáží	66,3m2 (původní garáž 33m2)
Zpevněné plochy	38,98m2
Schodiště	4,79m2
Plocha celkem	110,07m2 (15,1%)

Legenda

- Hranice řešeného území
- Požárně nebezpečný prostor
- S001 - Zahradní dům
- Zpevněná plochy stávající
- S002 Revizní šachta DN 400
- S003 Retenční nádrž
- S004 Vsak

Legenda inženýrských sítí

- Stávající splašková kanalizace
- Stávající jednotná kanalizace
- Stávající dešťová kanalizace
- Stávající vedení vodovodu
- Podzemní vedení VN do 35kV
- Podzemní vedení NN do 1kV
- Stávající vedení nadzemních sítí
- Stávající přípojka elektřiny vedoucí do garáže
- I001 SPLAŠKOVÁ KANALIZACE 13,1m
- I002 DEŠŤOVÁ KANALIZACE 5,8m
- I003 VODOVODNÍ PŘÍPOJKA 14,2m

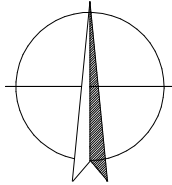

±0,000 = 463,000 m.n.m. Balt p. v.

NÁVRH: atelier 2 s.r.o. Kunětická 2534/2 PRAHA 2 – Vinohrady 12 000 email: atelier2@seznam.cz, tel: 774 92 10 80, 774 92 10 82, IČO: 275 74 261 DIČ: CZ – 275 74 261			atelier 2
PROJEKTANT: Jana Landsmanová	ZODPOVĚDNÝ PROJEKTANT: Ing. Josef Žáček	HLAVNÍ PROJEKTANT: Ing. Josef Žáček	
INVESTOR: Krajhanzlová Vladimíra Mgr., Bratříků 3852, 58001 Havlíčkův Brod			
NÁZEV AKCE: ZAHRADNÍ DŮM S GARÁŽÍ parc.č. st. 7435, 1661/121, k.ú. Havlíčkův Brod			

AUTORIZAČNÍ RAZÍTKO:	DATUM: 01/2024	ČÍSLO ZAKÁZKY:	MĚŘÍTKO: 1:250	STUPEŇ DOK.: DOS+DÚS
	OBSAH: SITUACE KOORDINAČNÍ		ČÍSLO VÝKRESU: C.02	

Majitelé sousedních parcel prohlašují, že byli dostatečně seznámeni s projektem zahradního domu s garáží, na parcele č. st. 7435, 1661/121, k.ú. Havlíčkův Brod
Svým podpisem souhlasí s předloženým stavebním záměrem, včetně požárně nebezpečného prostoru a zbudování přípojek a dále prohlašují, že nemají žádných jiných námitek, které by jakkoliv bránily ve vydání stavebního povolení.


Parcela č.	1661/115, 1646/197, 1661/63
Vlastník:	Město Havlíčkův Brod, Havlíčkovo náměstí 57, 58001 Havlíčkův Brod
Datum a podpis:	
Parcela č.	1661/62
Vlastník:	SJM Waszniowski Libor a Waszniowská Helena, Bratříků 3850, 58001 Havlíčkův Brod
Datum a podpis:	
Parcela č.	1661/65
Vlastník:	SJM Havelka Jiří Ing. a Havelková Michaela, Bratříků 3853, 58001 Havlíčkův Brod
Datum a podpis:	

Legenda místností


OZN	NÁZEV MÍSTNOSTI	PLOCHA [m2]
01.01	GARÁŽ	25,94
CELKOVÁ PLOCHA		25,94

Legenda

- KANALIZACE SPLAŠKOVÁ
- KANALIZACE DEŠŤOVÁ

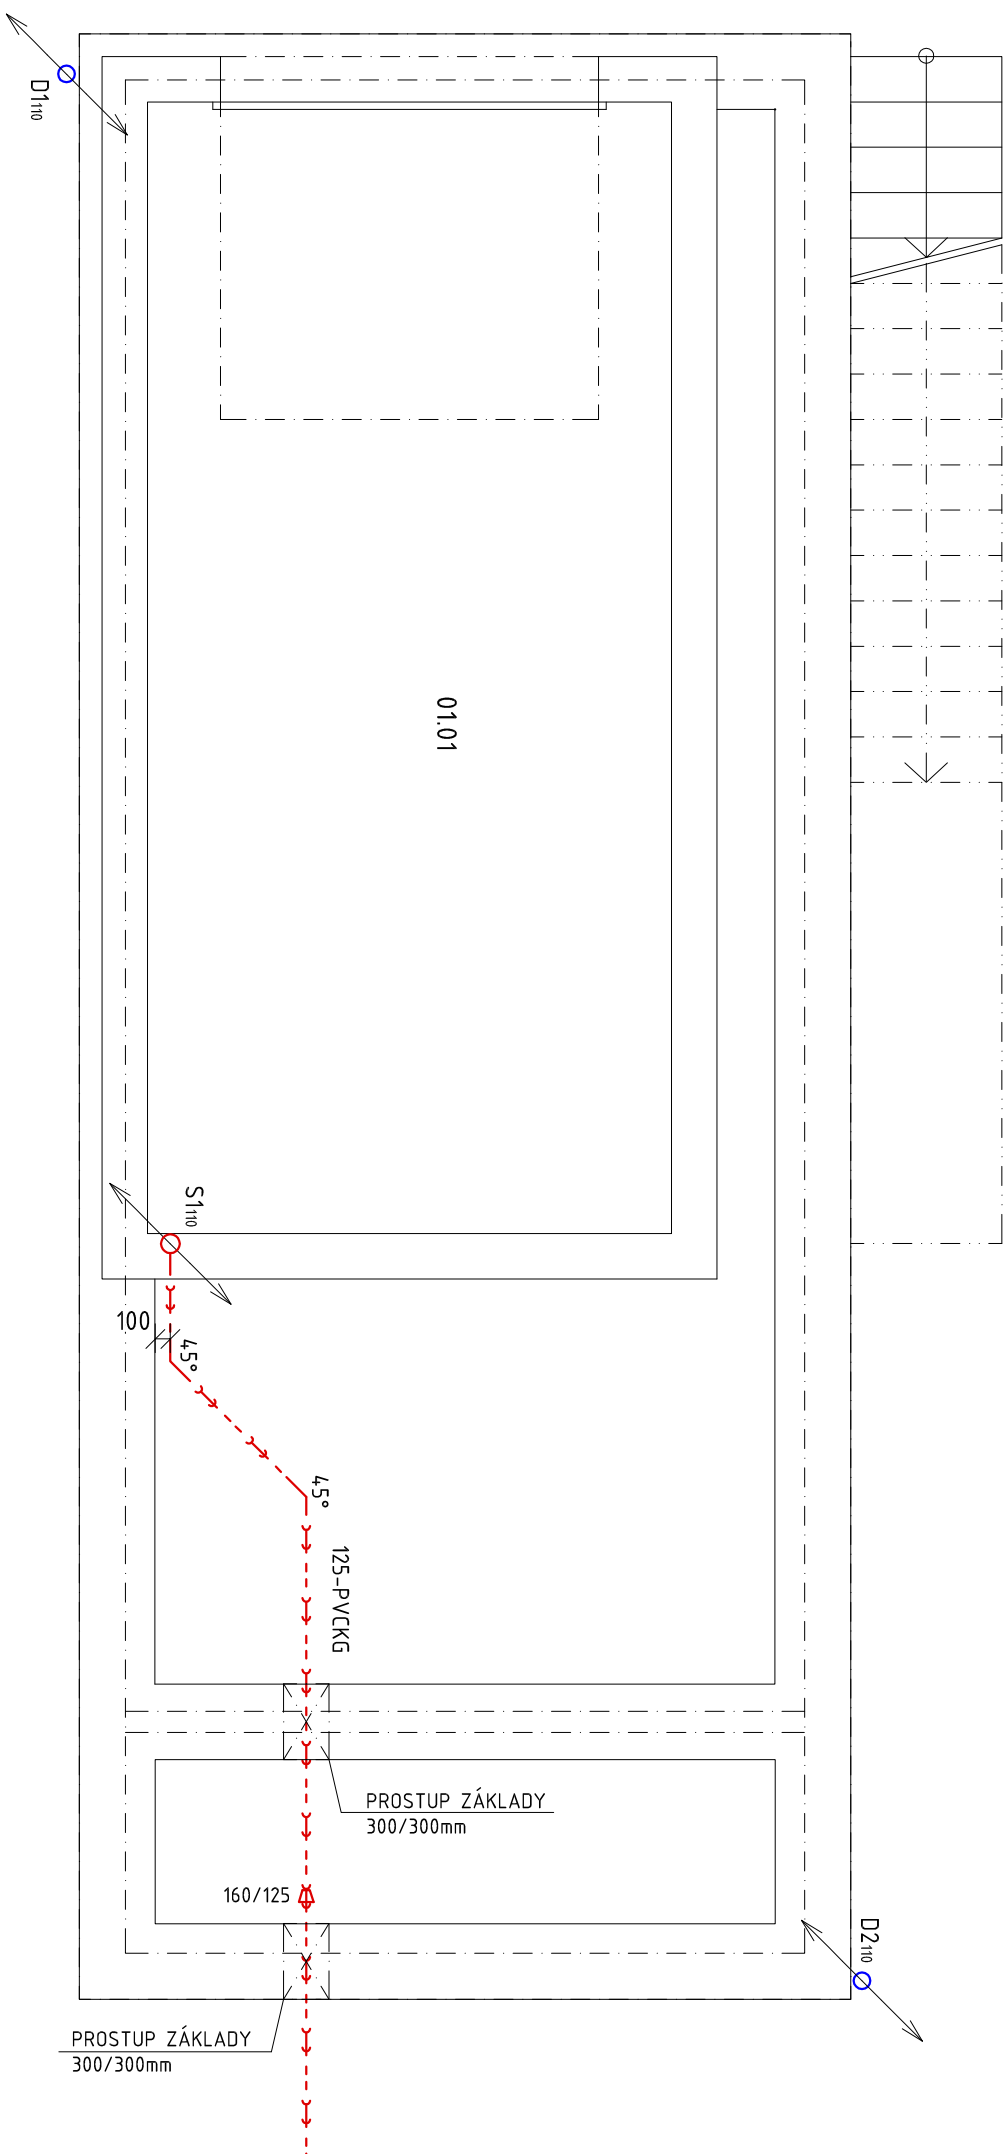

VZOROVÝ PŘÍČNÝ ŘEZ KANALIZAČNÍ PŘÍPOJKOU

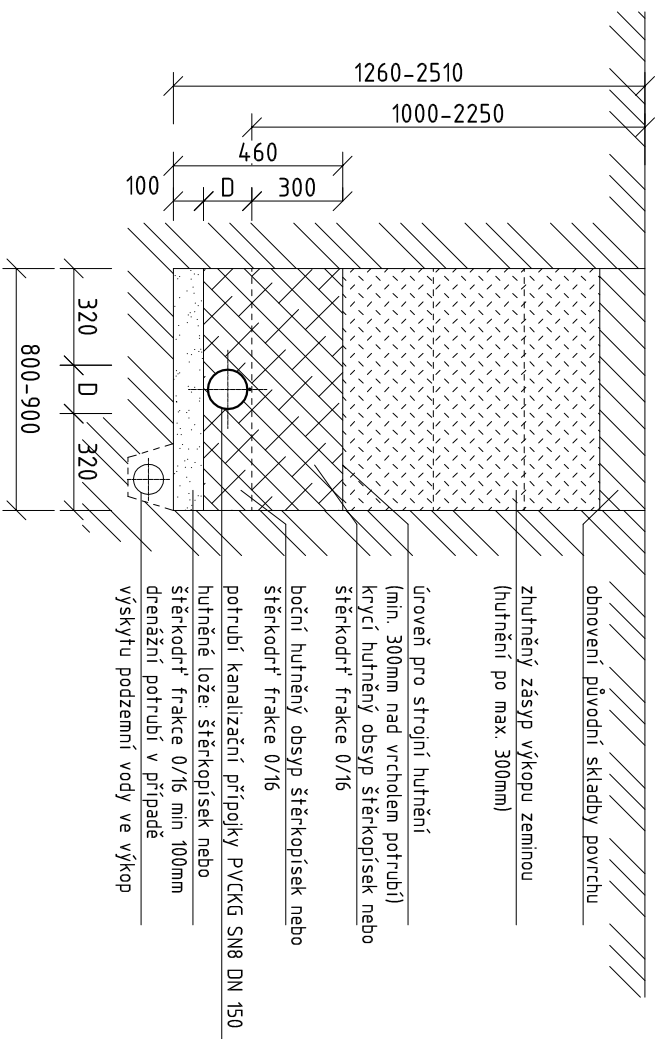


NÁVRH: atelier 2 s.r.o. Kunětická 2534/2 PRAHA 2 - Vinohrady 12 000 e-mail: atelier2@seznam.cz, tel: 774 92 10 80, 774 92 10 82, IČO: 275 74 261 DIČ CZ - 275 74 261		atelier 2	
PROJEKTANT: Jana Landsmanová	ZODPOVĚDNÝ PROJEKTANT: Ing. Josef Záček	HLAVNÍ PROJEKTANT: Ing. Josef Záček	
INVESTOR: Krajanžlová Vladimíra Mgr., Braňtříků 3852, 58001 Havlíčkův Brod			
NÁZEV AKCE:			
ZAHRADNÍ DŮM S GARÁŽÍ parc.č. st. 7435, 1661/121, k.ú. Havlíčkův Brod			
AUTORIZAČNÍ RAZÍTKO:		AUTORIZAČNÍ RAZÍTKO:	
DATUM: 01/2024		ČÍSLO ZAKÁZKY:	
OBSAH: PŮDORYS 1.P.P. KANALIZACE		MĚŘÍTKO: 1:50 STUPEŇ DOK.: DOS+DÚS	
ČÍSLO VÝKRESU: D.1.4.b.TZI/K01		ČÍSLO VÝKRESU: D.1.4.b.TZI/K01	

Legenda místností

OZN	NÁZEV MÍSTNOSTI	PLOCHA [m2]
1.01	Zádvěří	4,07
1.02	Ložnice	13,29
1.03	Koupelna	3,6
1.04	Obytná místnost	24,64
1.05	Sklad	6,19
CELKOVÁ PLOCHA		45,60

Legenda

- KANALIZACE SPLAŠKOVÁ
- KANALIZACE DEŠŤOVÁ

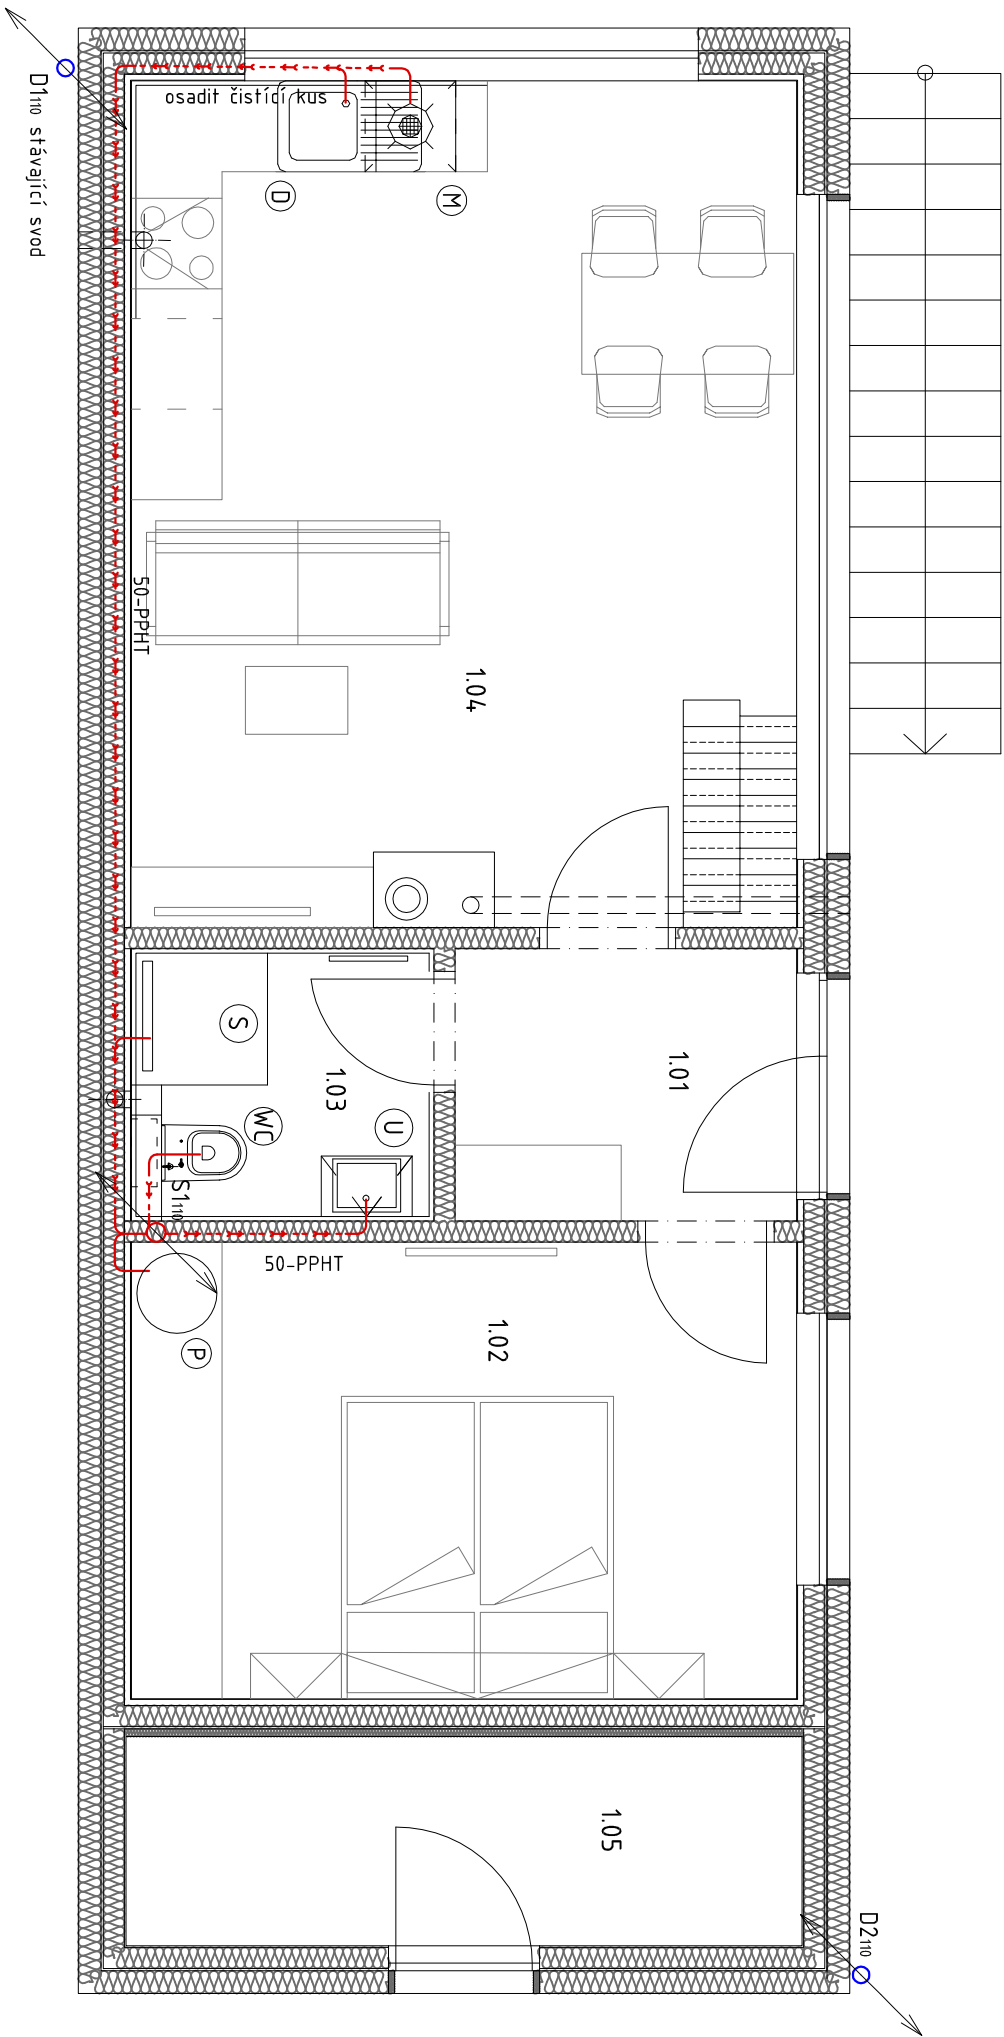


Legenda zařizovacích předmětů

OZN.	POPIS SESTAVY	POČET SESTAV
WC	ZÁCHODOVÁ MÍSA KERAMICKÁ BÍLÁ ZAVĚŠENÁ S HLUBOKÝM SPLACHOVÁNÍM INSTALAČNÍ PRVEK PRO ZAVĚŠENOU ZÁCHODOVOU MÍSU PRO PŘEDEZDĚNÍ OVLÁDACÍ TLAČÍTKO ZÁCHODOVÉ SEDÁTKO PLASTOVÉ BÍLÉ	1
U	UMÝVADLO KERAMICKÉ BÍLÉ, ZAPACHOVÁ UZÁVĚRKA UMÝVADLOVÁ PLASTOVÁ BÍLÁ, BATERIE STOJÁNKOVÁ, POCHROMOVANÁ JEDNOPÁKOVÁ 2x ROHOVÝ VENTIL POCHROMOVANÝ DN 15	1
S	SPRCHOVÝ KOUT, PODLAHOVÁ VPUŠŤ BATERIE VANOVÁ NÁSTĚNNÁ S RUČNÍ SPRCHOU, DRŽÁK RUČNÍ SPRCHY, SPRCHOVÁ SKLENĚNÁ ZÁSTĚNA	1
D	DŘEŽ JEDNODÍLNÝ VESTA VNÝ DO KUCHYŇSKÉ LINKY ZAPACHOVÁ UZÁVĚRKA DŘEZOVÁ PLASTOVÁ S NEREZOVÝM ODPADNÍM VENTILEM BATERIE DŘEZOVÁ NÁSTĚNNÁ POCHROMOVANÁ JEDNOPÁKOVÁ	1

NÁVRH: atelier 2 s.r.o. Kunětická 2534/2 PRAHA 2 - Vinohrady 12 000 e-mail: atelier2@seznam.cz, tel: 774 92 10 80, 774 92 10 82, IČO: 275 74 261 DIČ CZ - 275 74 261		atelier 2	
PROJEKTANT: Jana Landsmanová	ZODPOVĚDNÝ PROJEKTANT: Ing. Josef Žáček	HLAVNÍ PROJEKTANT: Ing. Josef Žáček	2
INVESTOR: Krajhanzlová Vladimíra Mgr., Bratříků 3852, 58001 Havlíčkův Brod	NÁZEV AKCE: ZAHRADNÍ DŮM S GARÁŽÍ parc.č. st. 7435, 1661/121, k.ú. Havlíčkův Brod		
AUTORIZAČNÍ RAZÍTKO:		DATA: 01/2024	ČÍSLO ZAKÁZKY:
OBSAH: PŮDORYS 1.N.P. KANALIZACE		MĚŘÍTKO: 1:50	STUPEŇ DOK.: DOS+DÚS
		ČÍSLO VÝKRESU: D.1.4.b.TZI/K02	

PODÉLNÝ PROFIL KANALIZAČNÍ PŘÍPOJKY, M 1:50

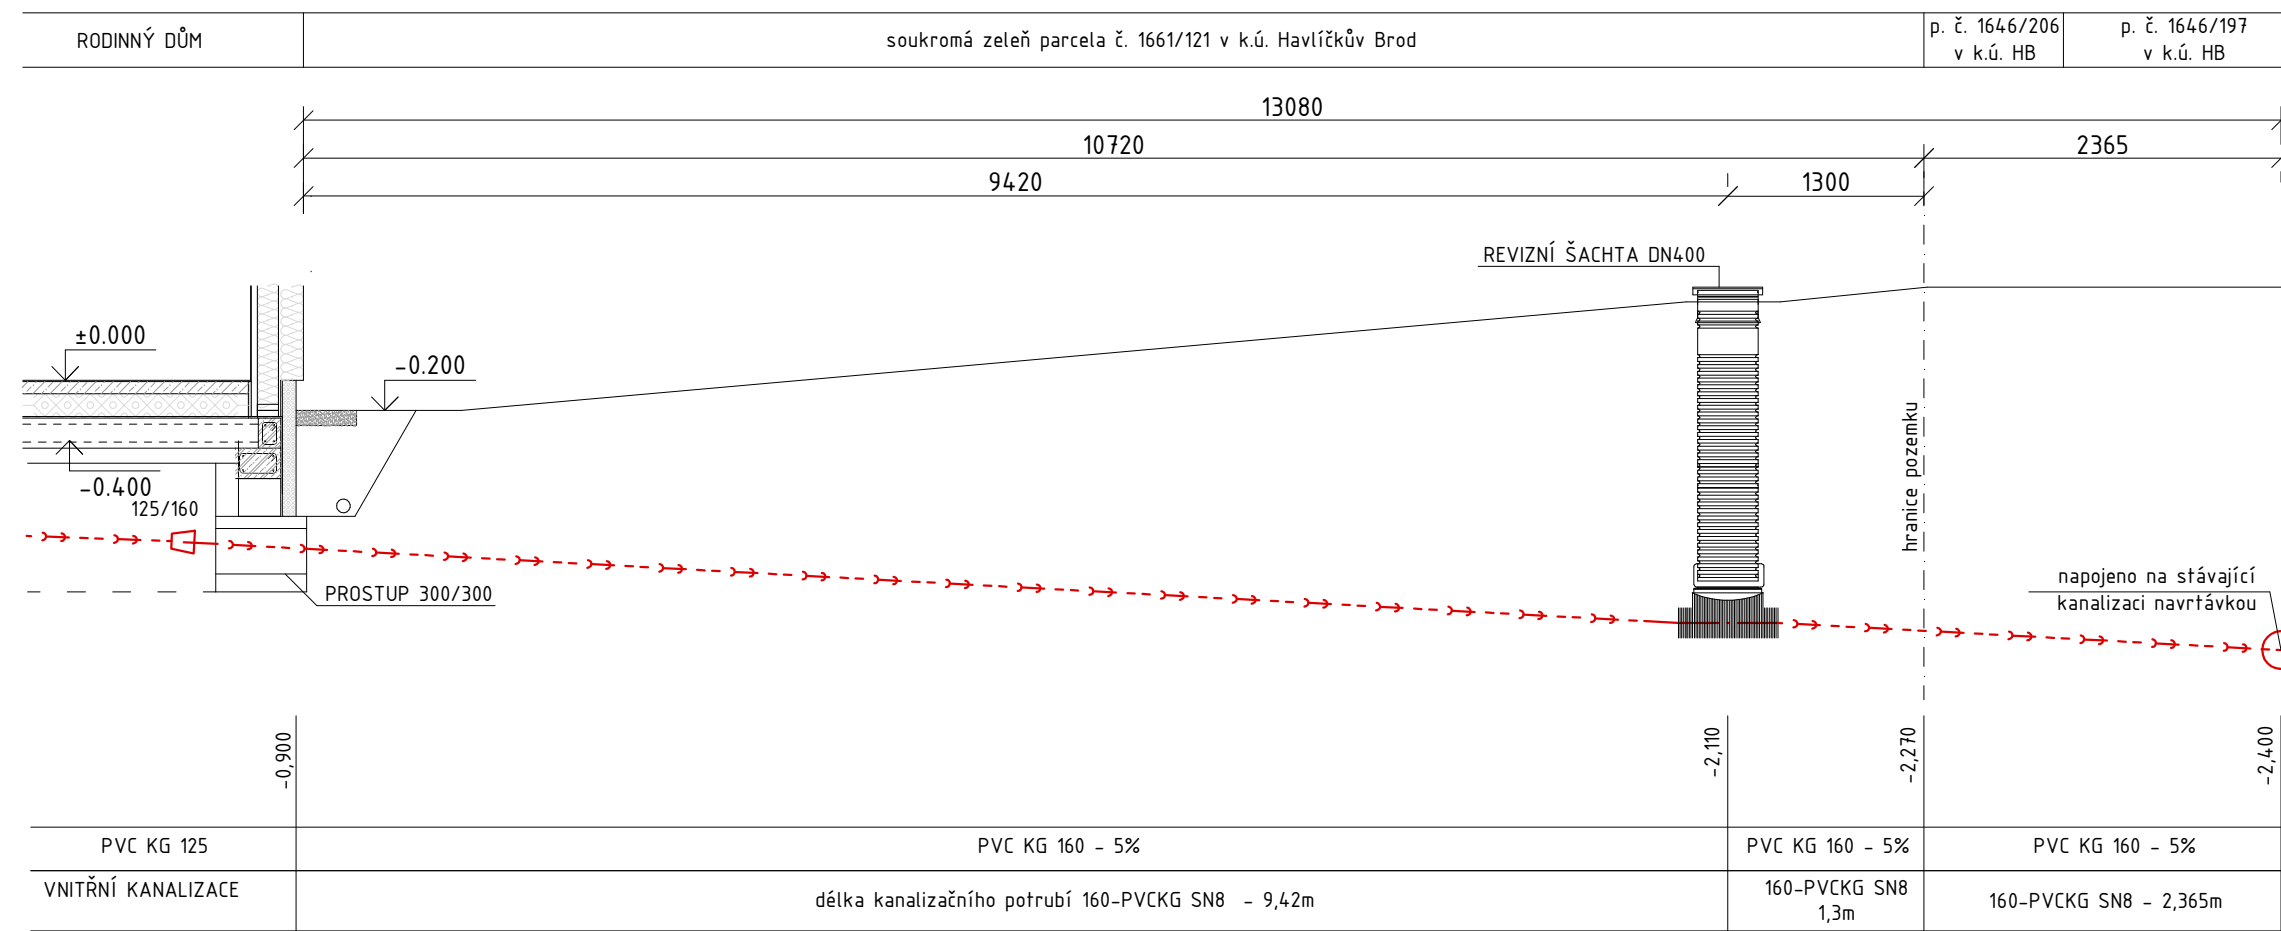



NÁVRH: atelier 2 s.r.o. Kunětická 2534/2 PRAHA 2 - Vinohrady 12 000 email: atelier2@seznam.cz, tel: 774 92 10 80, 774 92 10 82, IČO: 275 74 261 DIČ: CZ - 275 74 261			atelier 2
PROJEKTANT: Jana Landsmanová	ZODPOVĚDNÝ PROJEKTANT: Ing. Josef Žáček	HLAVNÍ PROJEKTANT: Ing. Josef Žáček	
INVESTOR: Krajhanzlová Vladimíra Mgr., Bratříků 3852, 58001 Havlíčkův Brod			
NÁZEV AKCE: ZAHRADNÍ DŮM S GARÁŽÍ parc.č. st. 7435, 1661/121, k.ú. Havlíčkův Brod			

AUTORIZAČNÍ RAZÍTKO:	DATUM: 01/2024	ČÍSLO ZAKÁZKY:
	OBSAH: PODÉLNÝ PROFIL KANALIZACE	

MĚŘÍTKO: 1:50	STUPEŇ DOK.: DOS+DÚS
ČÍSLO VÝKRESU: D.1.4.b.TZI/K03	

Legenda místností

OZN	NÁZEV MÍSTNOSTI	PLOCHA [m2]
1.01	Zádvěří	4,07
1.02	Ložnice	13,29
1.03	Koupelna	3,6
1.04	Obytná místnost	24,64
1.05	Sklad	6,19
CELKOVÁ PLOCHA		45,60

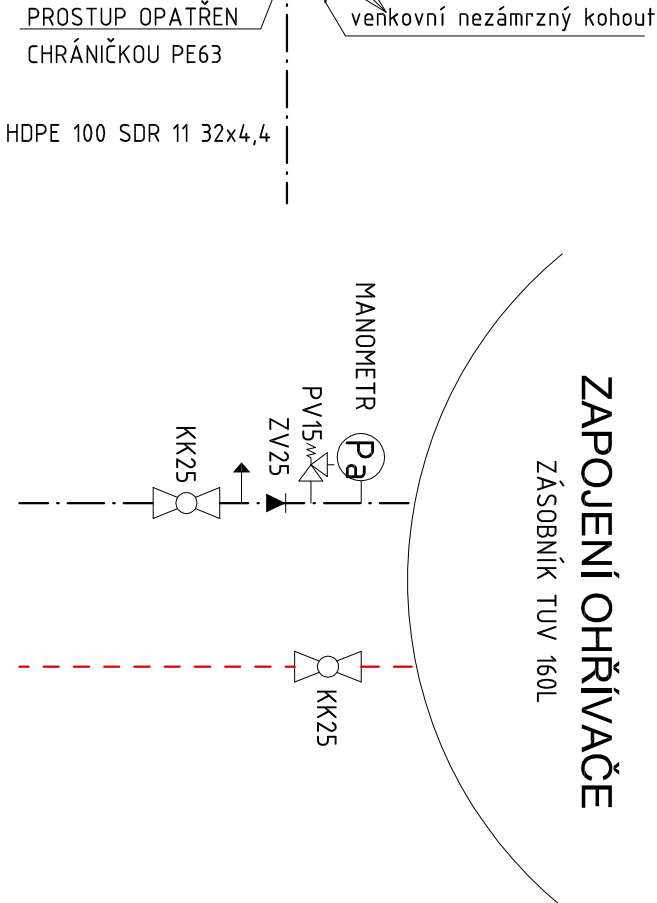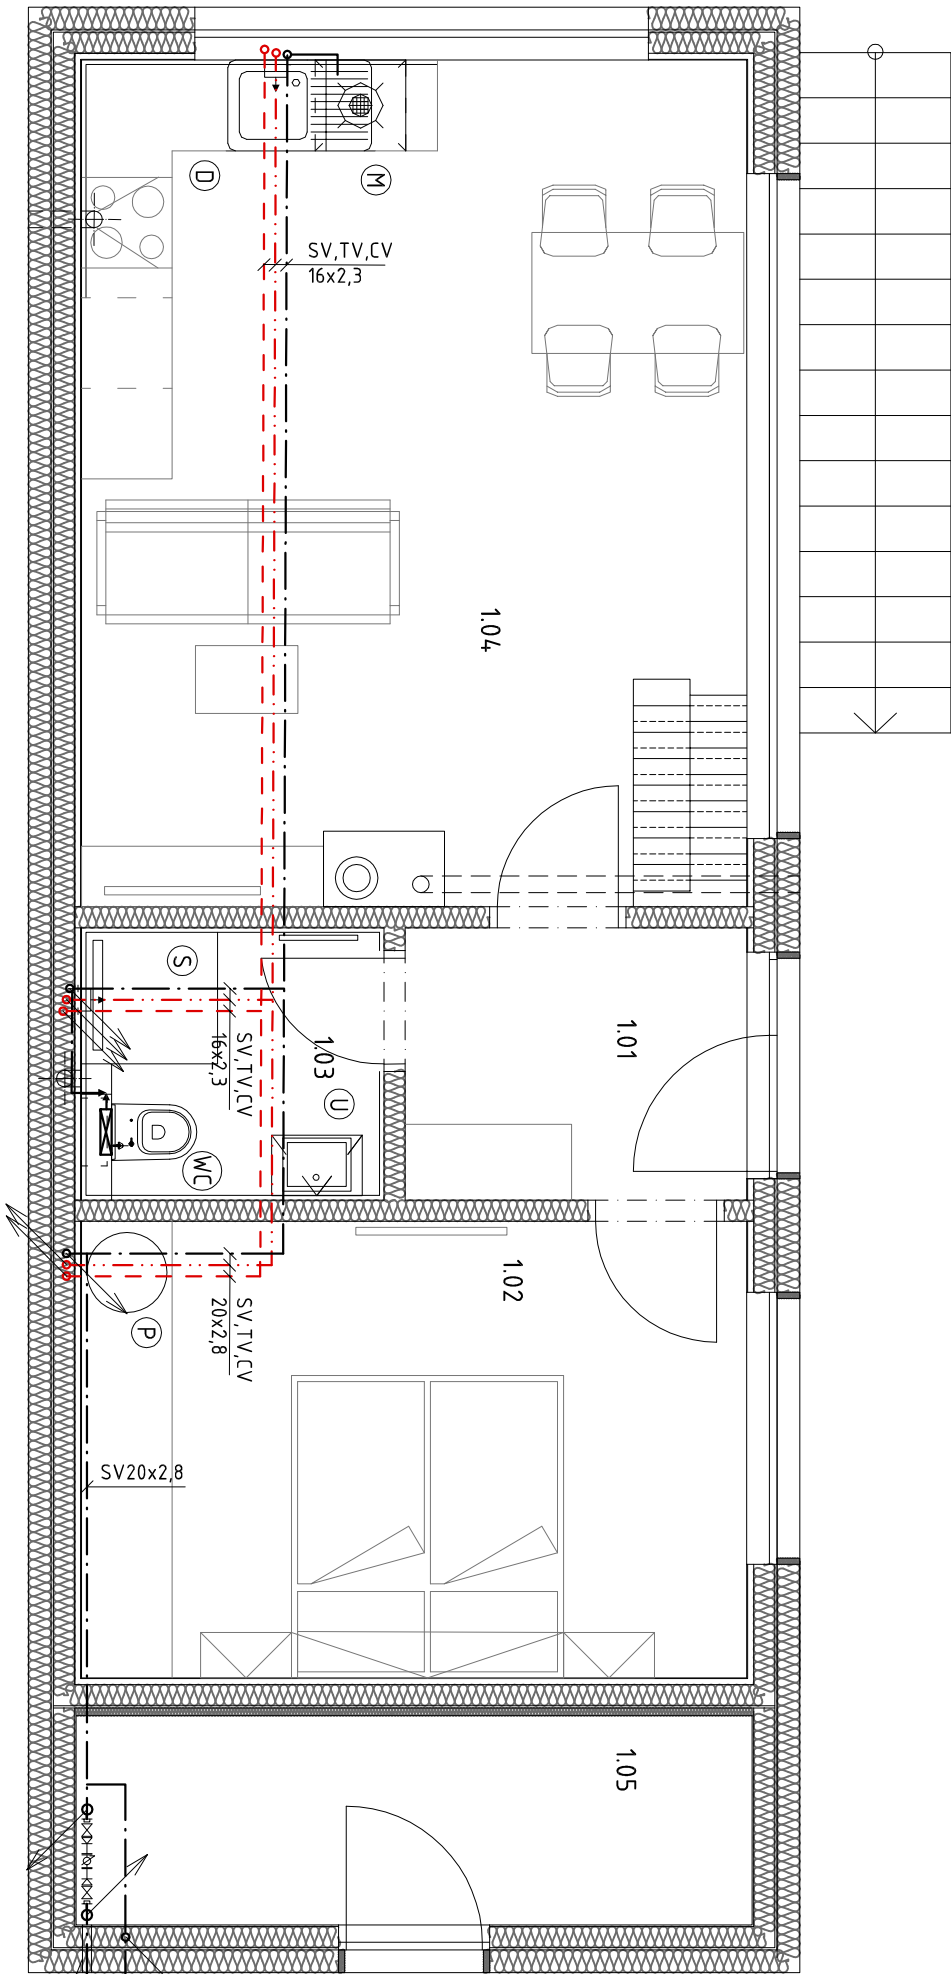

Legenda značení



- STUDENÁ VODA
- TEPLÁ VODA
- CIRKULAČNÍ VODA
- M – Myčka
- P – zásobník TUV na 120l

Legenda zařizovacích předmětů

OZN.	POPIS SESTAVY	POČET SESTAV
WC	ZÁCHODOVÁ MÍSA KERAMICKÁ BÍLÁ ZAVĚŠENÁ S HLUBOKÝM SPLACHOVÁNÍM INSTALAČNÍ PRVEK PRO ZAVĚŠENOU ZÁCHODOVOU MÍSU PRO PŘEDEZDĚNÍ OVLÁDACÍ TLAČÍTKO ZÁCHODVÉ SEDÁTKO PLASTOVÉ BÍLÉ	1
U	UMÝVADLO KERAMICKÉ BÍLÉ, ZÁPACHOVÁ UZÁVĚRKA UMÝVADLOVÁ PLASTOVÁ BÍLÁ, BATERIE STOJÁNKOVÁ POCHROMOVANÁ JEDNOPÁKOVÁ 2x ROHOVÝ VENTIL POCHROMOVANÝ DN 15	1
S	SPRCHOVÝ KOUIT, PODLAHOVÁ VPUŠŤ BATERIE VANDOVÁ NÁSTĚNNÁ S RUČNÍ SPRCHOU, DRŽÁK RUČNÍ SPRCHY, SPRCHOVÁ SKLENĚNÁ ZÁSTĚNA	1
D	DŘEZ JEDNODLUNÝ VESTAVNÝ DO KUCHYŇSKÉ LINKY ZAPACHOVÁ UZÁVĚRKA DŘEZOVÁ PLASTOVÁ S NEREZOVÝM ODPADNÍM VENTILEM BATERIE DŘEZOVÁ NÁSTĚNNÁ POCHROMOVANÁ JEDNOPÁKOVÁ	1

Legenda místností

OZN	NÁZEV MÍSTNOSTI	PLOCHA [m2]
1.01	Zádvěří	4,07
1.02	Ložnice	13,29
1.03	Koupelna	3,6
1.04	Obytná místnost	24,64
1.05	Sklad	6,19
CELKOVÁ PLOCHA		45,60

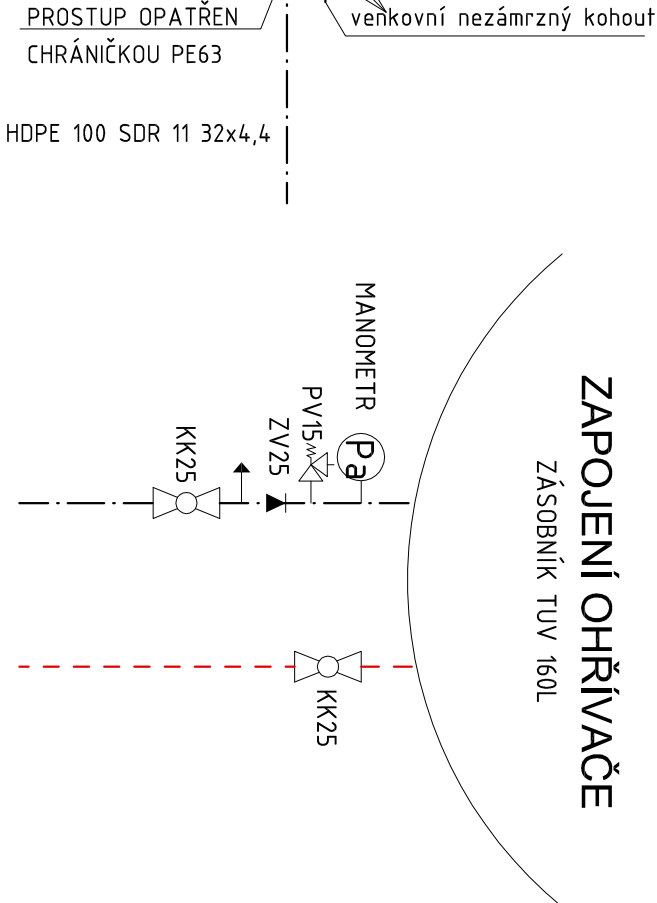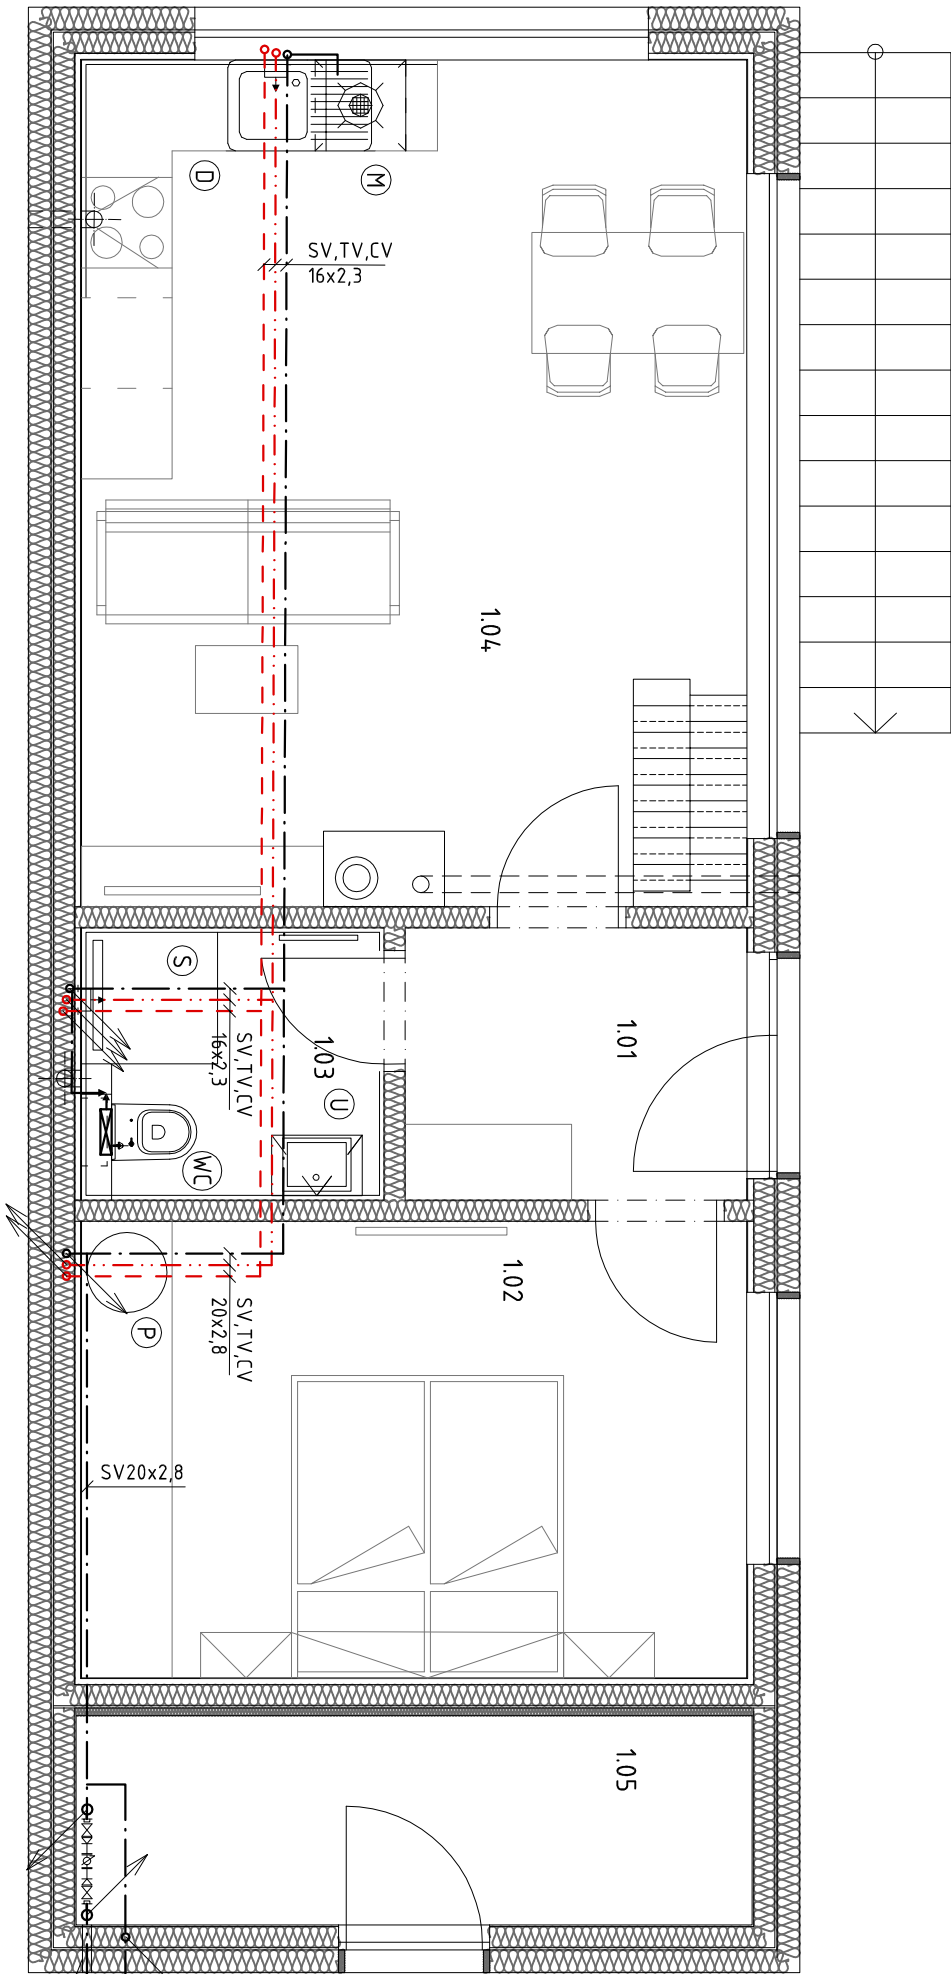

NÁVRH: **atelier 2 s.r.o.** Kunětická 2534/2 PRAHA 2 – Vinohrady 12 000

PROJEKTANT: Jana Landsmanová ZODPOVĚDNÝ PROJEKTANT: Ing. Josef Záček HLAVNÍ PROJEKTANT: Ing. Josef Záček

INVESTOR: Krajhanzlová Vladimíra Mgr., Braňtříků 3852, 58001 Havlíčkův Brod

NÁZEV AKCE:

ZAHRADNÍ DŮM S GARÁŽÍ

parc.č. st. 7435, 1661/121, k.ú. Havlíčkův Brod

AUTORIZAČNÍ RAZÍTKO:

DATA: 01/2024

OBSAH:

PŮDORYS 1.N.P.
VODOINSTALACE



MĚŘÍTKO:

1:50


DOS+DÚS

ČÍSLO VÝKRESU:

D.1.4.b.TZI/V01

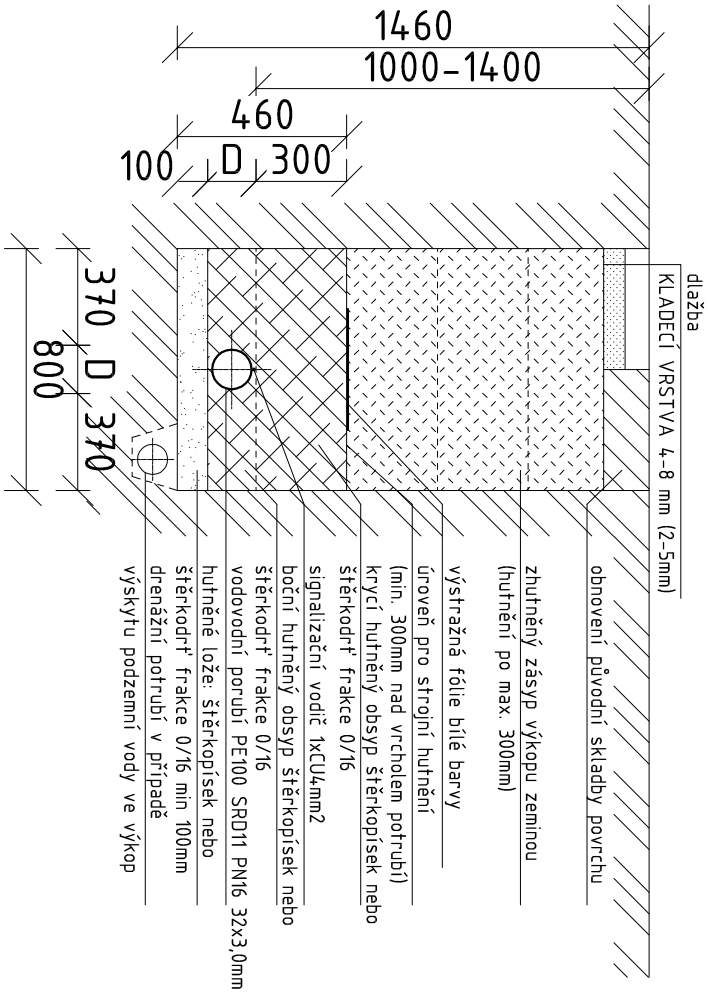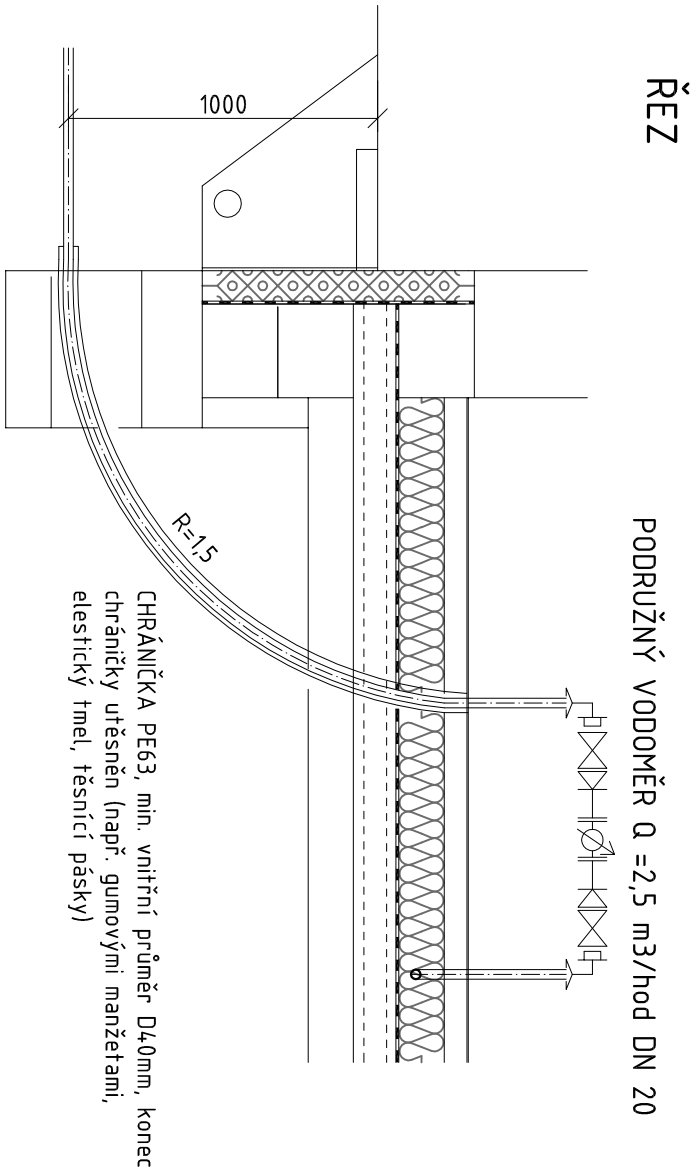


VODOMĚRNÁ SESTAVA

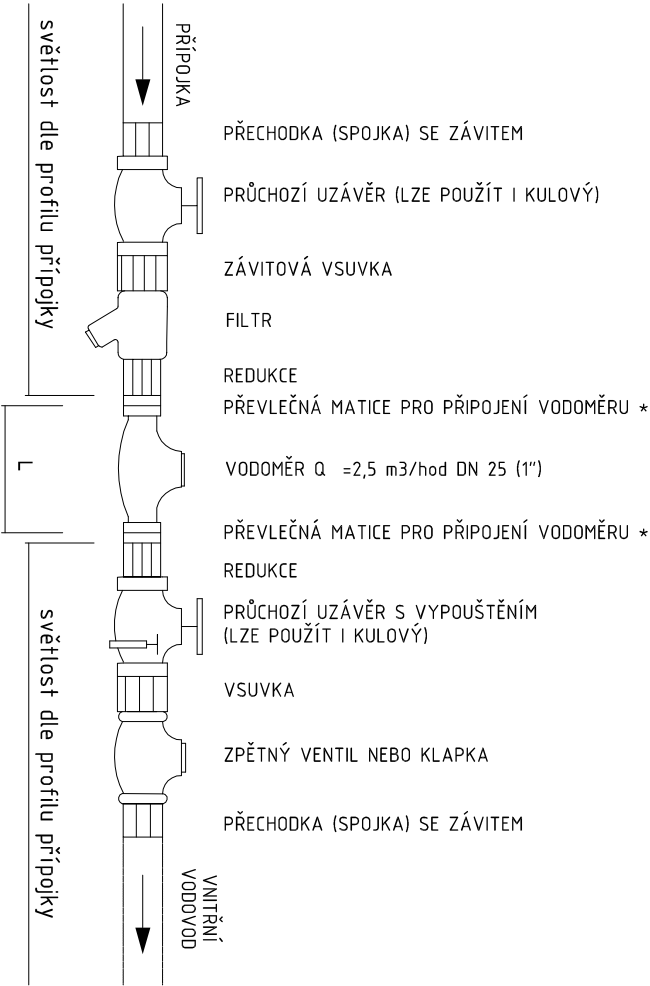

NÁVRH:	Kunětická 2534/2 PRAHA 2 - Vinohrady 12 000		atelier 2
PROJEKTANT:	Jana Landsmanová	ZODPOVĚDNÝ PROJEKTANT:	Ing. Josef Žáček
INVESTOR:	Krajhanzlová Vladimíra Mgr., Braňtíků 3852, 58001 Havlíčkův Brod	HLAVNÍ PROJEKTANT:	Ing. Josef Žáček
NÁZEV AKCE:	ZAHRADNÍ DŮM S GARÁŽÍ		
parc.č. st. 7435, 1661/121, k.ú. Havlíčkův Brod			
AUTORIZAČNÍ RAZÍTKO:		MĚŘÍTKO: STUPEŇ DOK.:	
OBSAH:		1:50 DOS+DÚS	
VODOINSTALLACE		ČÍSLO VÝKRESU: D.1.4.b.TZI/V02	

PODÉLNÝ PROFIL VODOVODNÍ PŘÍPOJKY, M 1:50

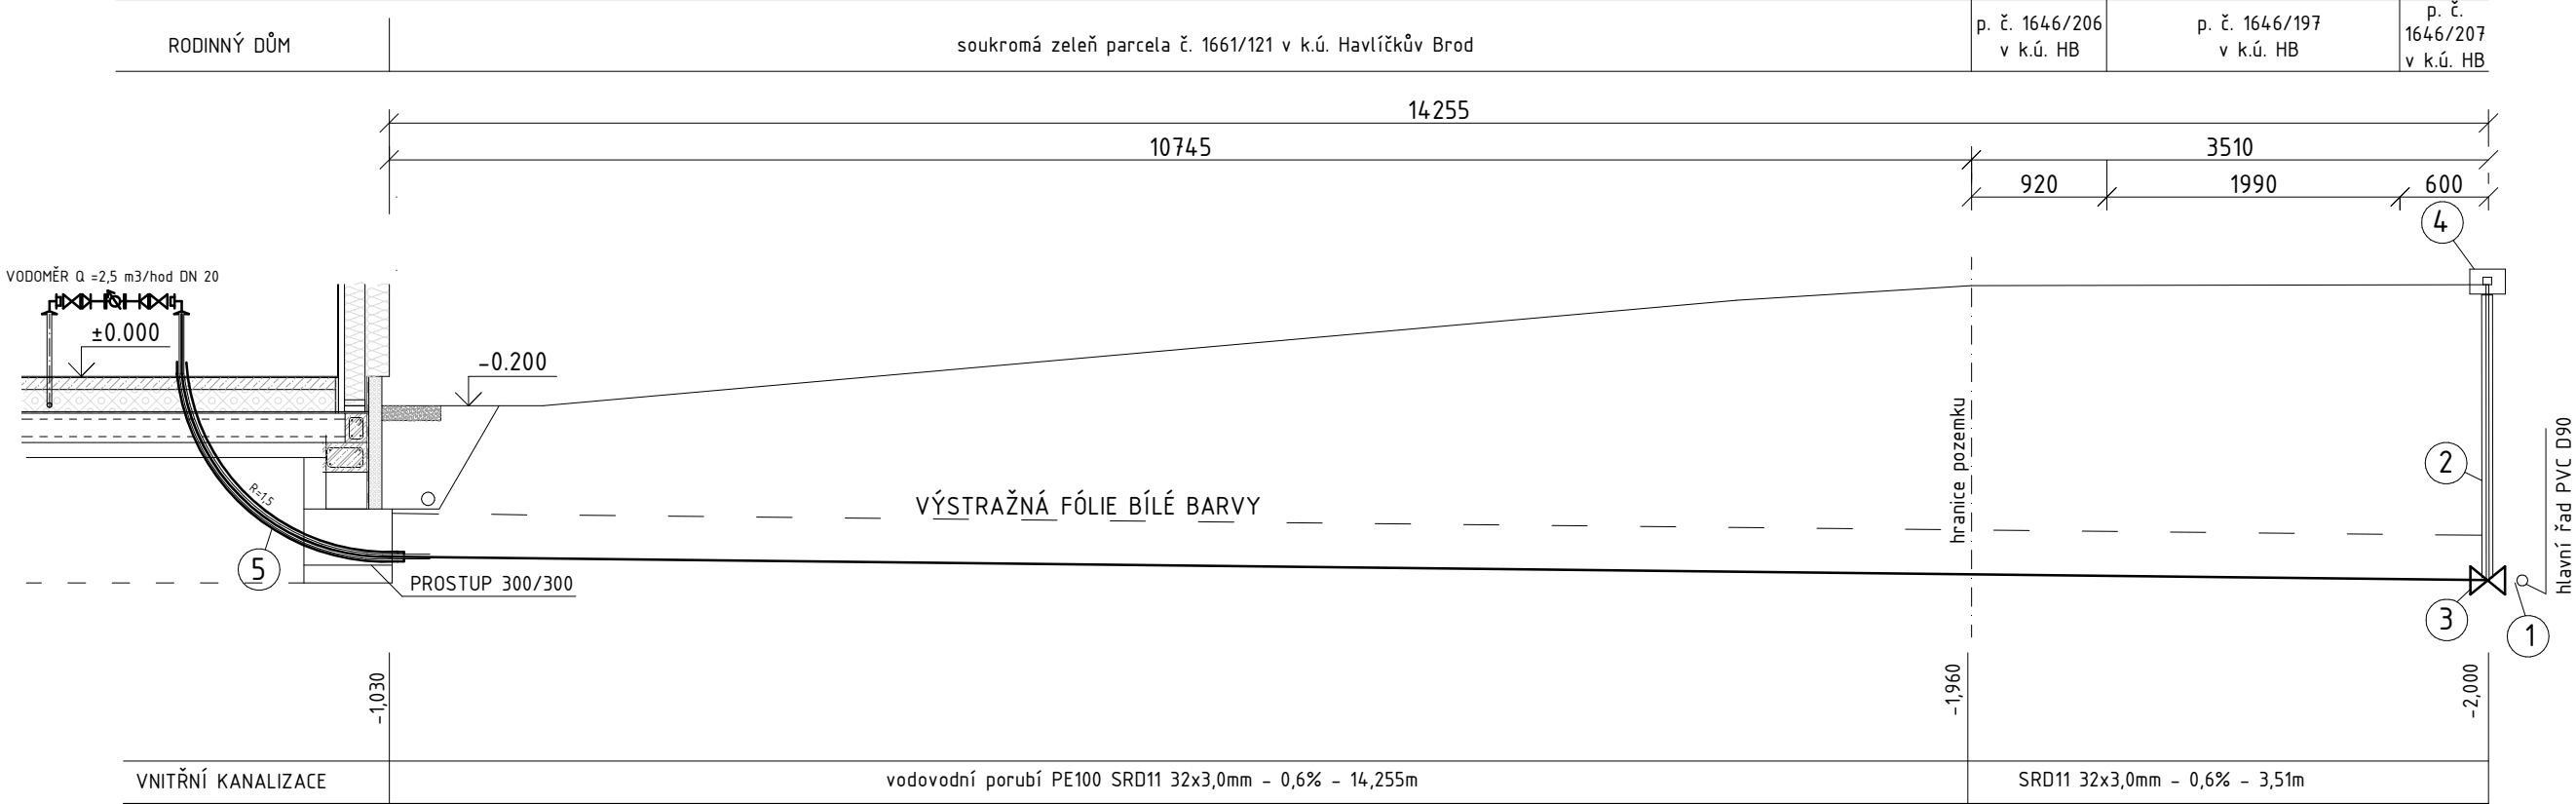

LEGENDA

OZN.	POPIS
1	NAVRTÁVACÍ PÁS PLASTIK D90x32/4" (8.4.5.90114)
2	TELESKOPICKÁ ZEMNÍCI SOUSTAVA (7.7.3)
3	ŠOUPÁTKO PROFI-ISI DN32 (5.8.32114)
4	ULIČNÍ POKLOP KULATÝ (7.2.1)
5	CHRÁNIČKA PE63 SRD17 PN10,min. vnitřní průměr D40mm, konec chráničky utěsněn (např. gumovými manžetami, elastický tmel, těsnící pásky)

NÁVRH:
atelier 2 s.r.o.
Kunětická 2534/2 PRAHA 2 - Vinohrady 12 000
email: atelier2@seznam.cz, tel: 774 92 10 80, 774 92 10 82, IČO: 275 74 261 DIČ: CZ - 275 74 261

PROJEKTANT:
Jana Landsmanová

ZODPOVĚDNÝ PROJEKTANT:
Ing. Josef Žáček

HLAVNÍ PROJEKTANT:
Ing. Josef Žáček

INVESTOR:
Krajhanzlová Vladimíra Mgr., Bratříků 3852, 58001 Havlíčkův Brod

NÁZEV AKCE:
ZAHRADNÍ DŮM S GARÁŽÍ
parc.č. st. 7435, 1661/121, k.ú. Havlíčkův Brod

AUTORIZAČNÍ RAZÍTKO:

DATUM:
01/2024

ČÍSLO ZAKÁZKY:

OBSAH:
PODÉLNÝ PROFIL VODOVOD

MĚŘÍTKO:
1:50

STUPEŇ DOK.:
DOS+DÚS

ČÍSLO VÝKRESU:
D.1.4.b.TZI/V03